

LEGENDA

1 - STOCCAGGIO OLIO VEGETALE

2 - GRUPPO ELETTROGENO


3 - LOCALE TRASFORMATORE

4 - CABINA ELETTRICA

5 - VASCA ANTINCENDIO

6 - TRATTAMENTO ACQUE METEORICHE

7 - DEPURAZIONE FUMI

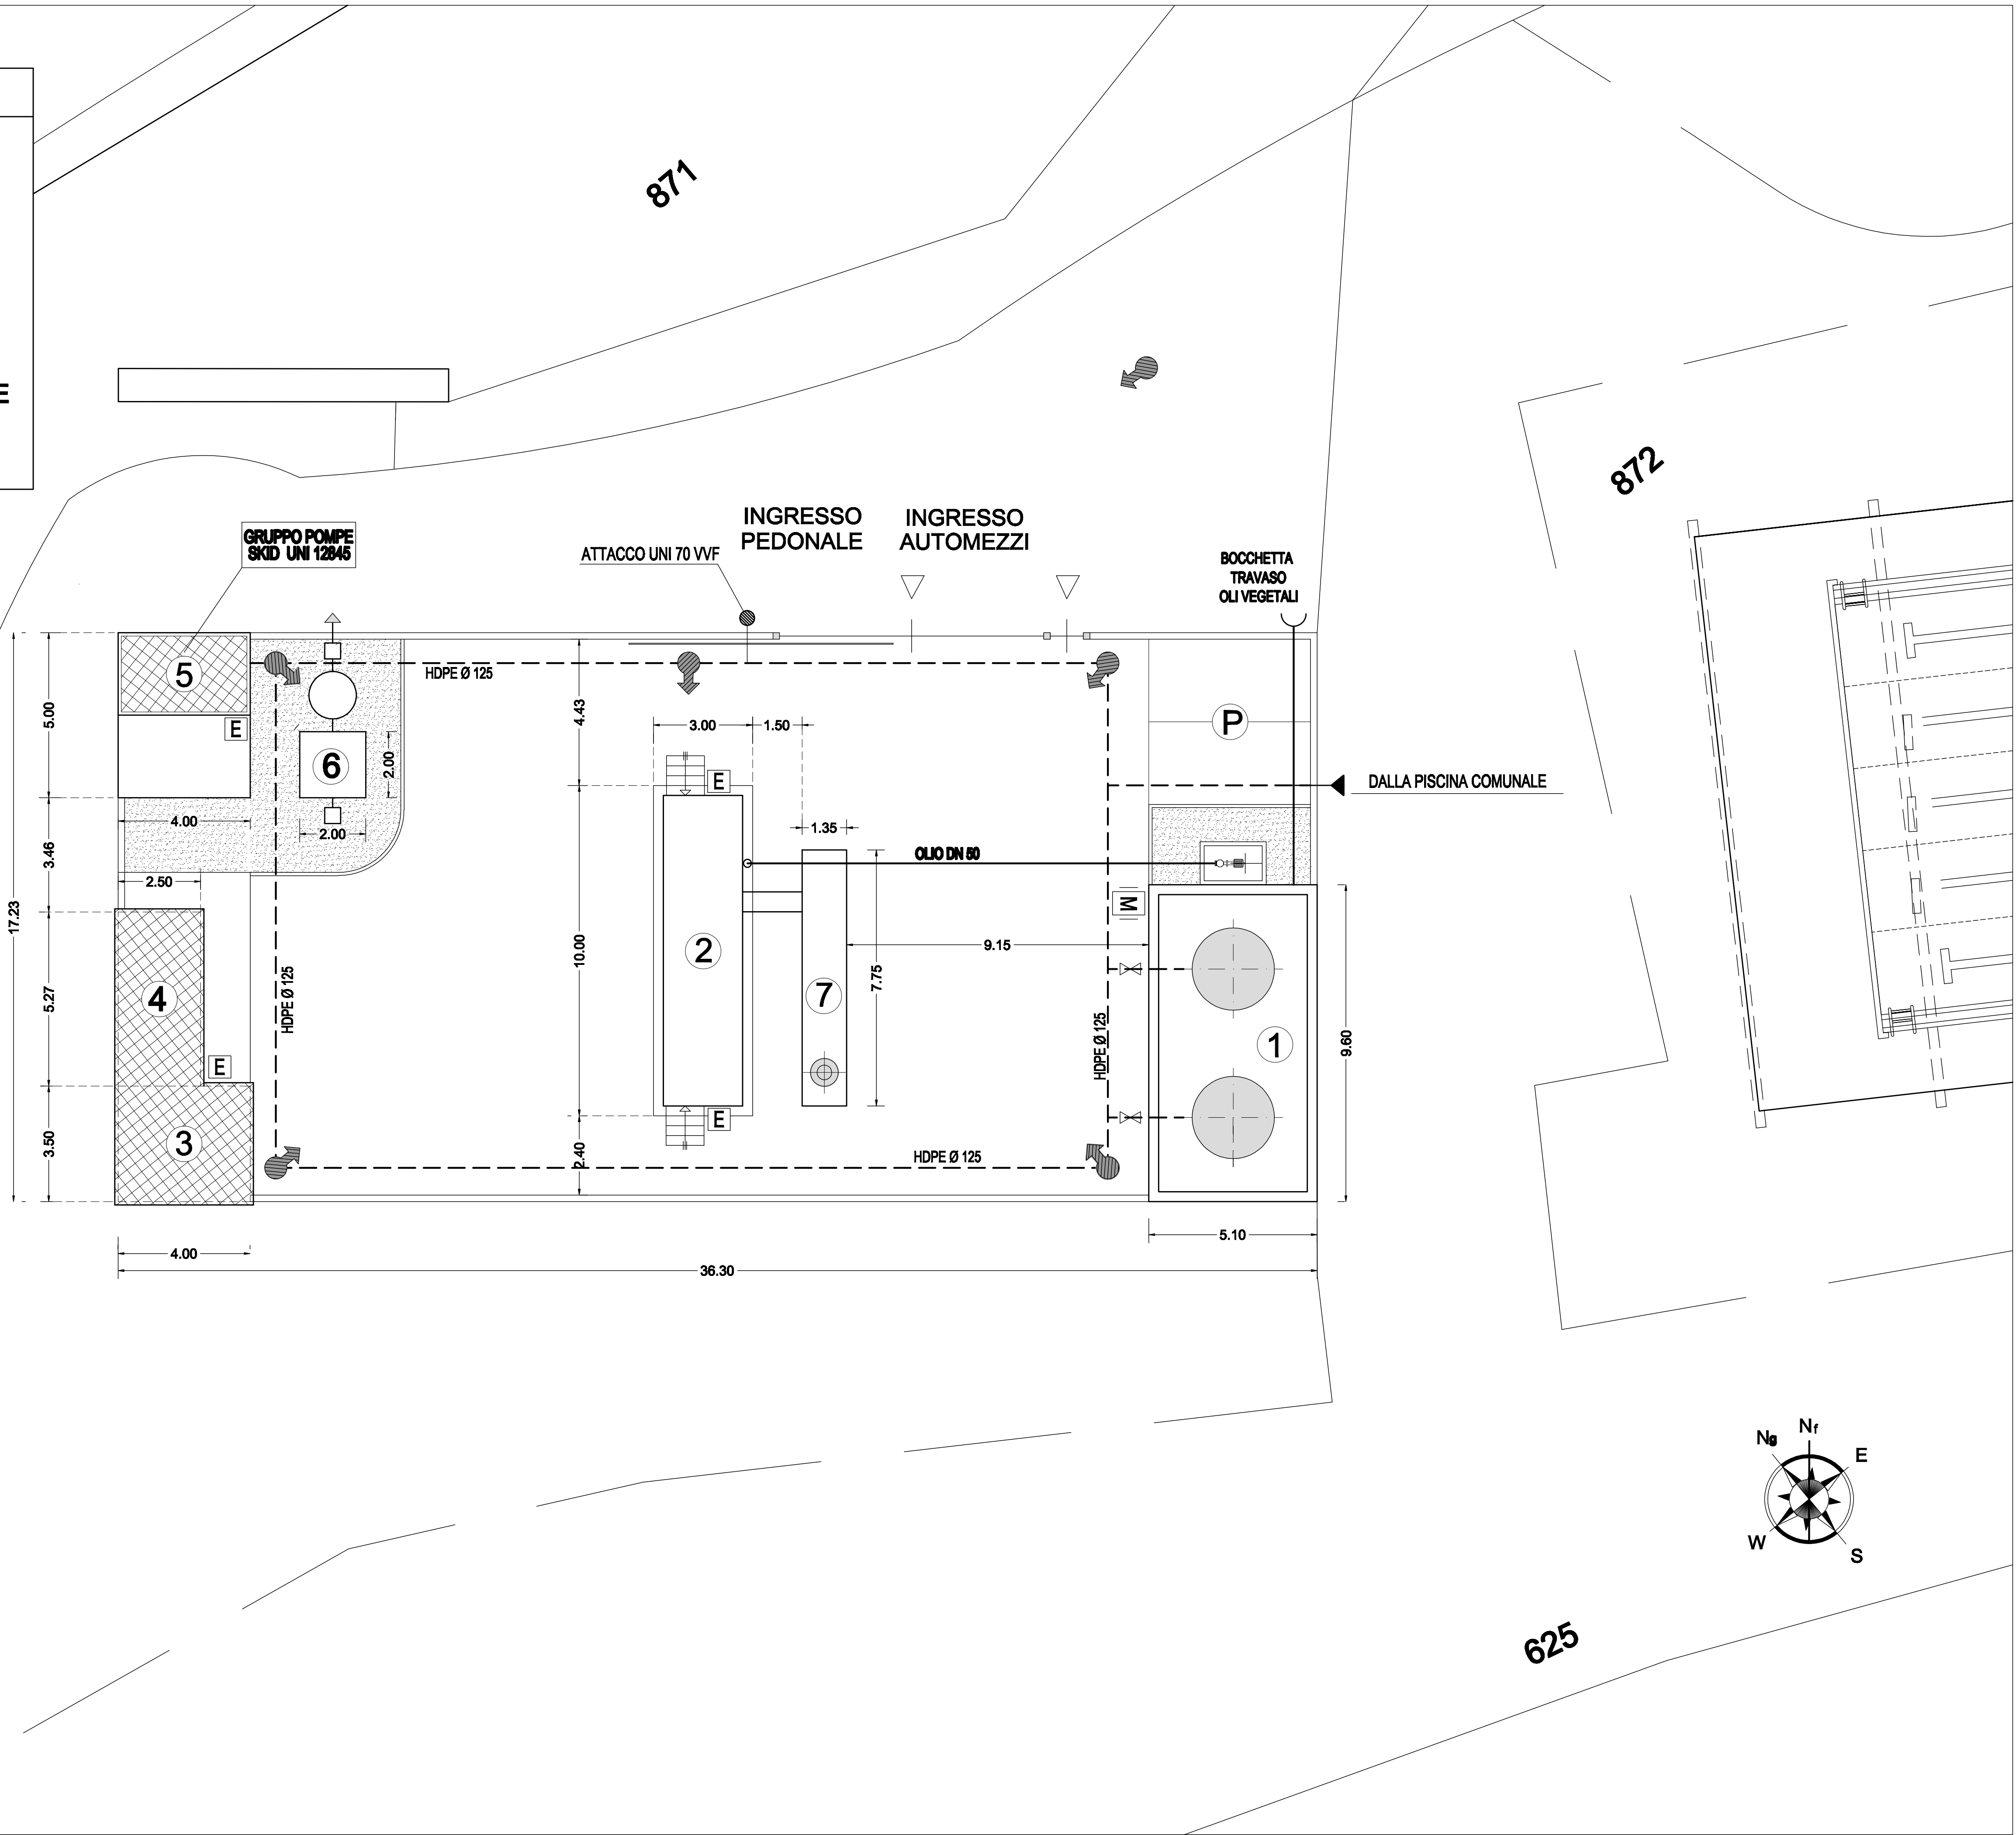

LEGENDA		
Categoria	Simbolo figurato	Definizione
Sistemi antincendio Idrici		Idrante sopra suolo
		Attacco per autopompa singolo
Estintori		Monitore carricato
		Estintore portatile



COMUNE di S. AGATA di PUGLIA
(Provincia di Foggia)



0	14.06.2012	PER EMISSIONE							
REV.	DATA	DESCRIZIONE	REDATTO	CONTROLLATO	APPROVATO	AUTORIZZATO	ISTO		
DESCRIZIONE : PLANIMETRIA RETE ANTINCENDIO								Tav. I 04	
IMPIANTO DI PRODUZIONE DI ENERGIA ELETTRICA ALIMENTATO DA BIOMASSE LIQUIDE DA 500 kWe								SCALA 1: 100	
OPERE EDILI : Ing. Pasquale Pietrocchia Via Vittorio Emanuele, 107 71028 - Sant'Agata di Puglia (FG)								DATA Maggio 2012	
IMPIANTI : Ing. Egidio Tamburrino Via Lupo Protospata, 80/B 75100 - Matera									
PROPRIETÀ RISERVATA: LA TERAPIA DI LINGUE LA SOCIETÀ SI RISERVA LA PROPRIETÀ DEL PRESENTE DISEGNO CHE PERTANTO NON PUÒ ESSERE RIPRODOTTO NE COMUNITATO A TERZO, SENZA AUTORIZZAZIONE SCRITTA DELLA DITTA ARIMA.									
0	1	2	3	4	5	6	7	8	9
10	11	12	13	14	15	16	17	18	19